


Hinweis:

-Schlitze für Kabel 40 mm breit, 30 mm tief, nach unten,
 -Bohrung für Dosen: 80 mm Durchmesser, 75 mm tief.

Bauvorhabenname	Bauvorhabennummer	Planmatrik	Maßstab
Vorlage		Legende Elektroinstallation MHM-Wände	1 : 33,3
ZIMMEREI KARRER GMBH Untere Ebene 28, 87789 Woringen, Tel. (08331) 5083 od 974 53 52 , Fax. (08331) 89747 od. 974 53 53 Email: k.karrer@t-online.de, m.karrer@t-online.de, Internet: www.zimmerer-karrer.de			Blattgröße DIN A4
		gezeichnet Manfred Unglert	Blattgröße E 01
		Datum 15.04.09	

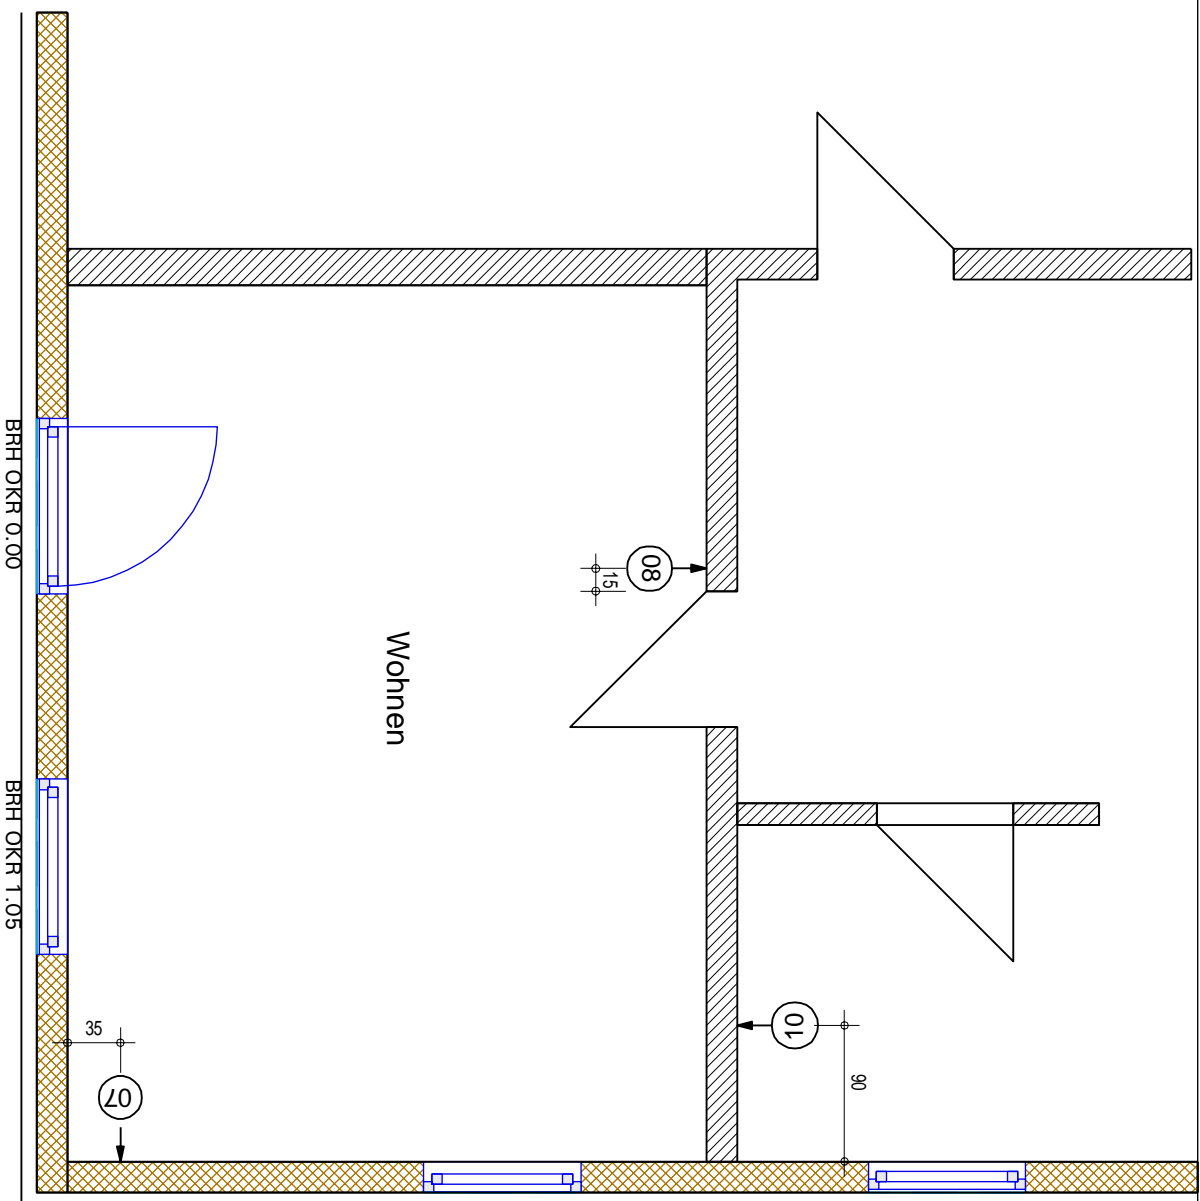

Bauvorbattername
Neubau Grundriß

Bauvorbatternummer

Planmatrik

Beispiel Elektroplanung

Maßstab
1 : 100

Blattgröße
DIN A4

ZIMMEREI KARRER GMBH

Untere Ebnide 28, 87789 Woringen, Tel. (08331) 5083 od 974 53 52 , Fax. (08331) 89747 od. 974 53 53
 Email: k.karrer@t-online.de, m.karrer@t-online.de, Internet: www.zimmerer-karrer.de



gezeichnet

Manfred Ungler

Datum
15.04.09

Blattnr.
E_01